

1 지하6층 평면도
축척 : 1/300

REVISIONS		
NO.	DATE	REVISION
5		
4		
3		
2		
1		

에너건축사사무소
ARCHITECTS | PLANNERS | ENGINEERS
서울시 송파구 백제고분로 63 윈너스모아스텔 1004호
TEL : 02-6082-8164 FAX : 0505-682-8164
협력설계
CONSULTANTS

도면명
지하6층 평면도


제도 DRAWN BY	축척 SCALE
상사 CHECKED BY	1 / 300
승인 APPROVED BY	일자 DATE
도면번호 DRAWING NO.	2019. 04.

REVISIONS

5		
4		
3		
2		
1		

NO.	DATE	REVISION

제도 DRAWN BY	주최 CLIENT
상사 CHECKED BY	1 / 300
승인 APPROVED BY	일자 DATE 2019. 04.
도면번호 DRAWING NO.	

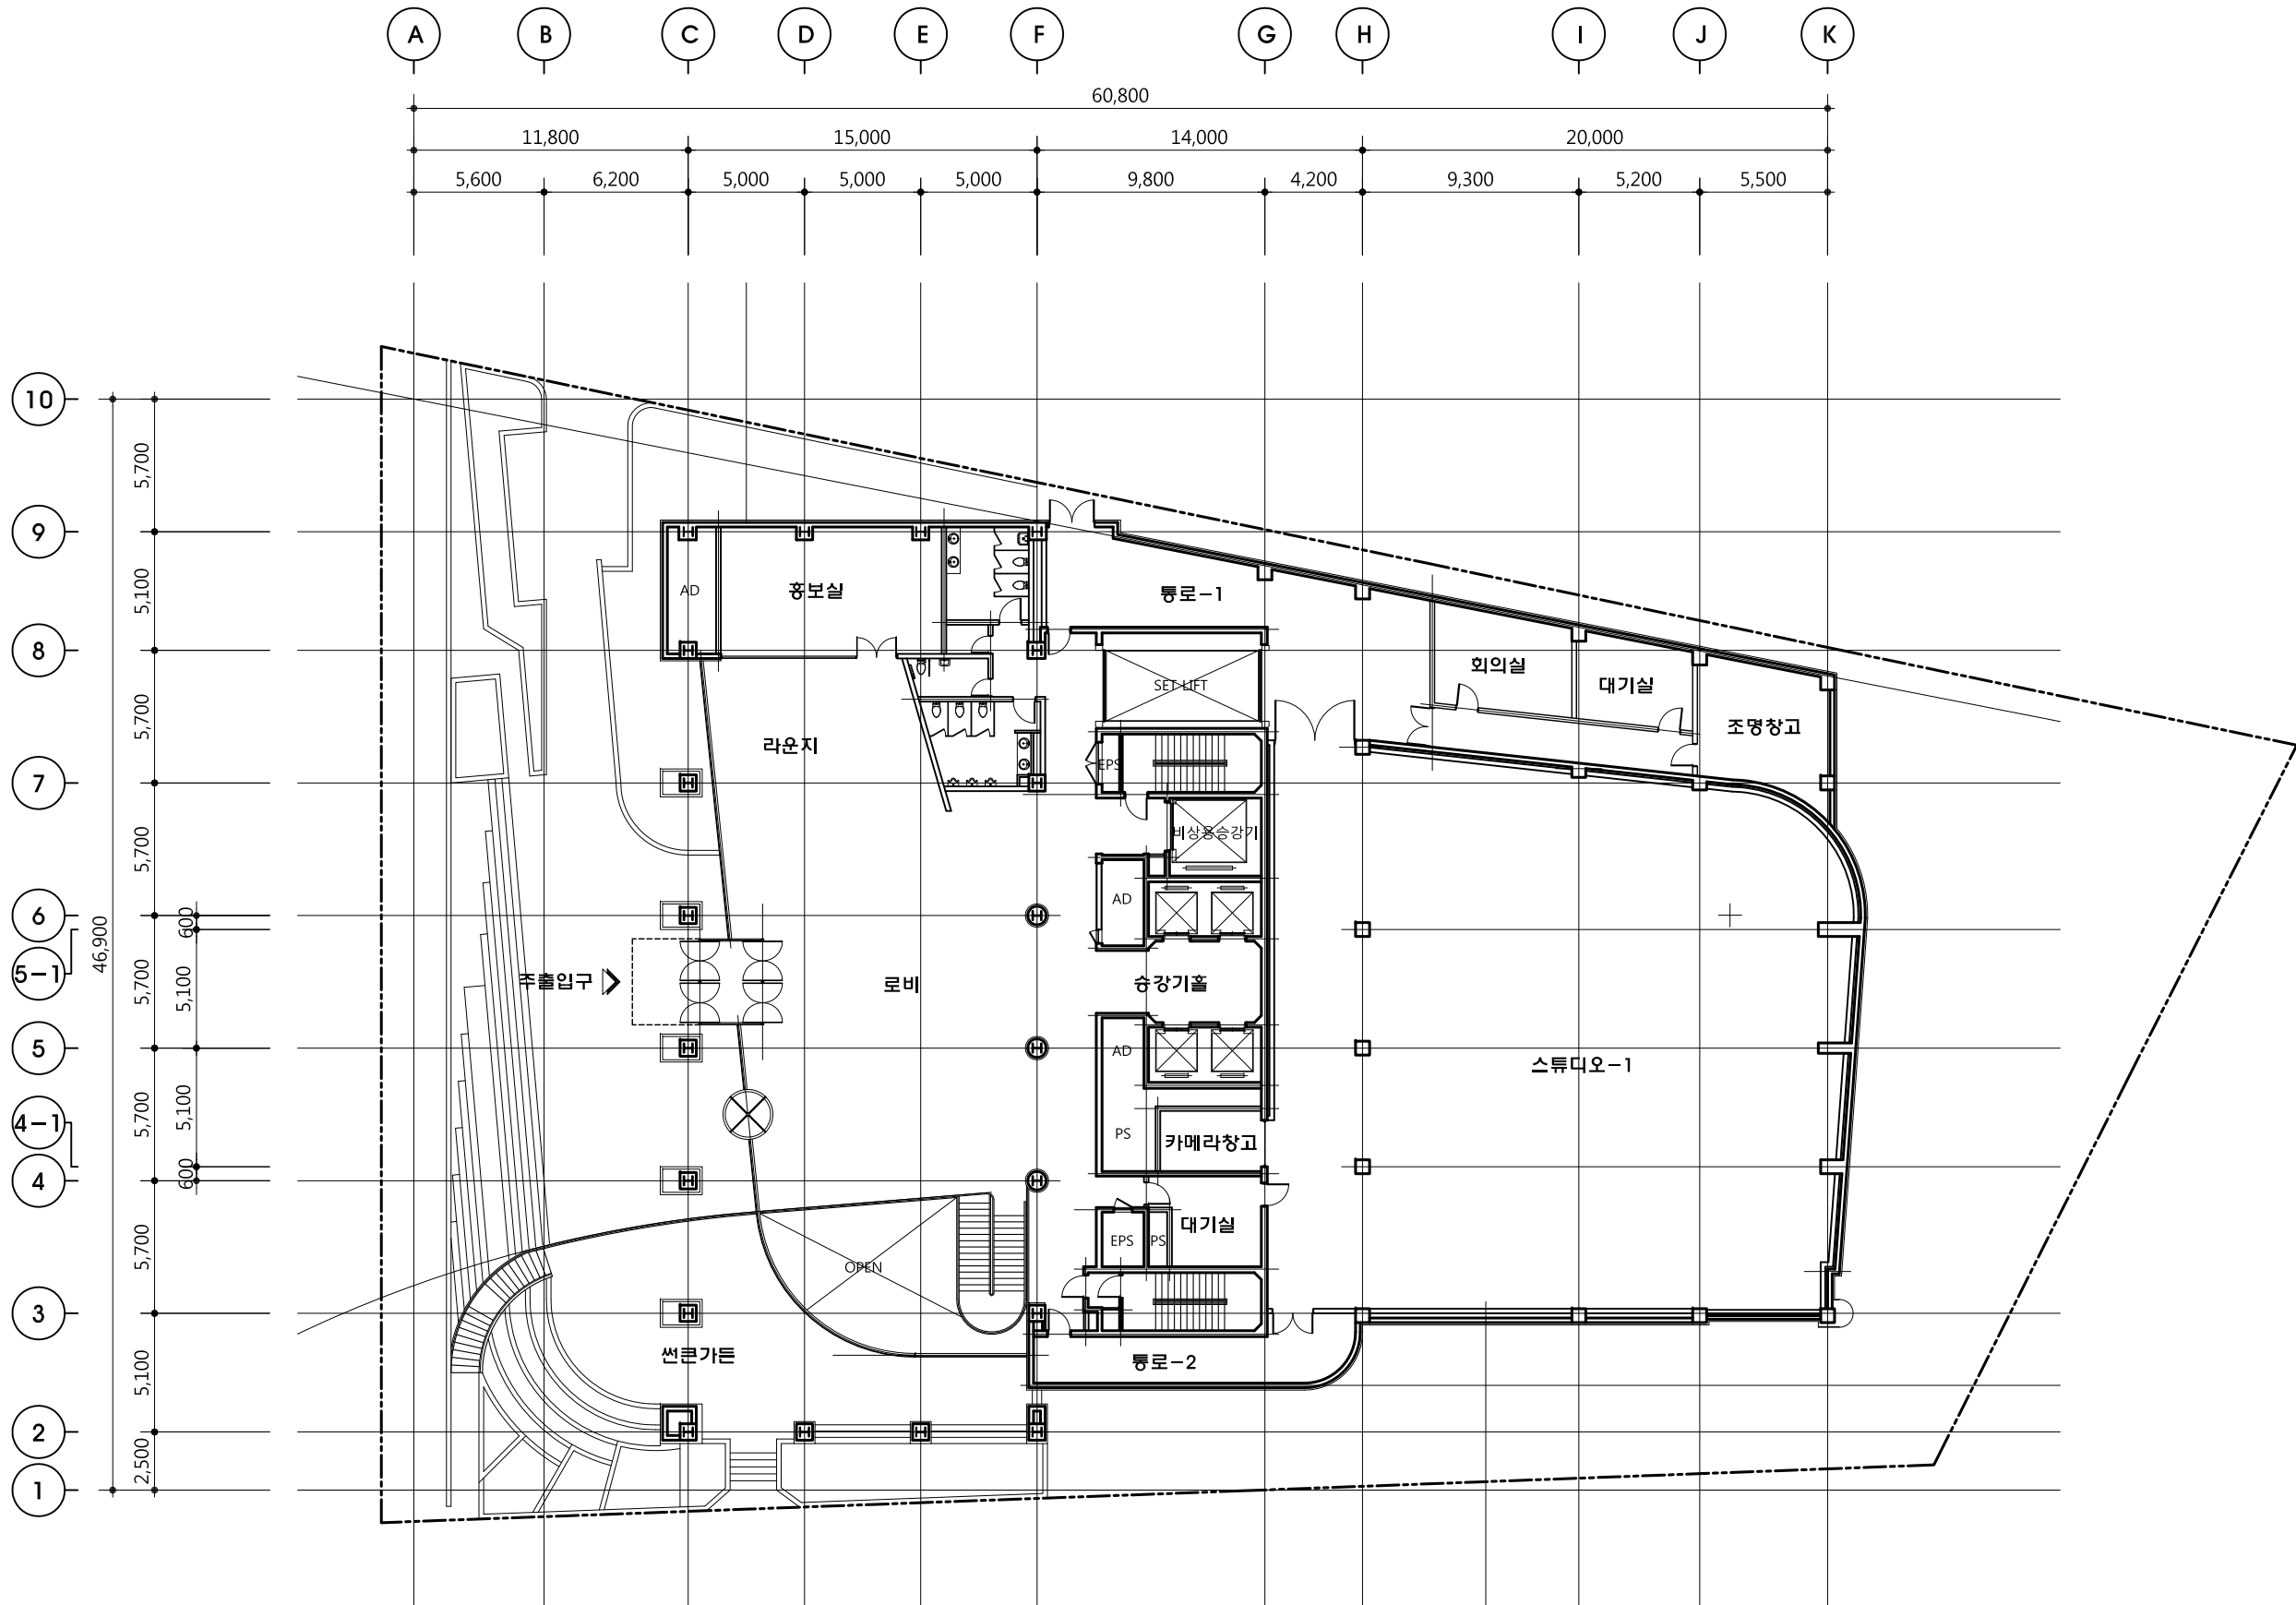

1 지상2층 평면도
축척 : 1/300

PROJECT TITLE
사업명칭


arirang

국제방송교류재단
사옥 보수공사
설계용역

사업번호

20191004

NOTE

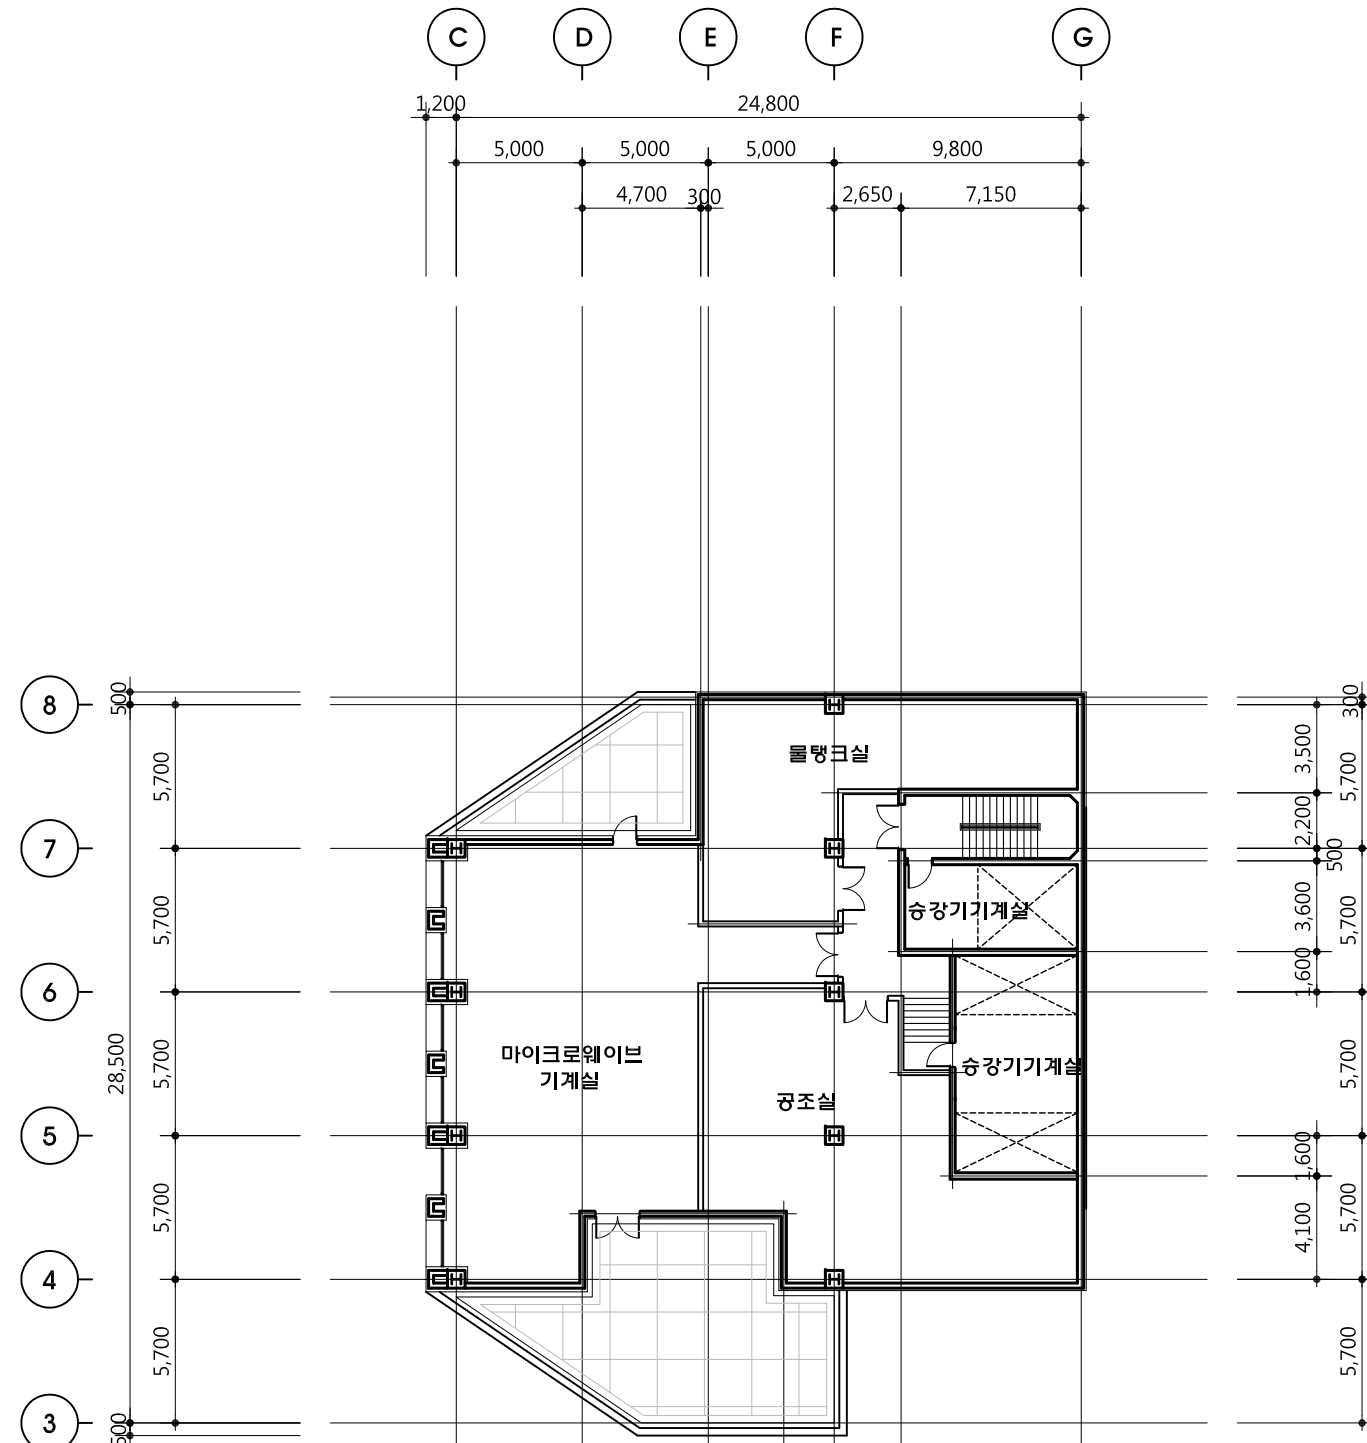

1 지상14층 평면도
축척 : 1/300

REVISIONS

5		
4		
3		
2		
1		

NO. DATE REVISION

에너건축사사무소
ARCHITECTS | PLANNERS | ENGINEERS

서울시 송파구 백제고분로 63 윈니즈모리스빌 1004호
TEL : 02-6082-8164 FAX : 0505-682-8164

협력설계
CONSULTANT


도면명
NAME OF DRAWING

지상14층 평면도

제도 DRAWN BY	축척 SCALE
상사 CHECKED BY	1 / 300
승인 APPROVED BY	일자 DATE
	2019. 04.

도면번호
DRAWING NO.

A - 000

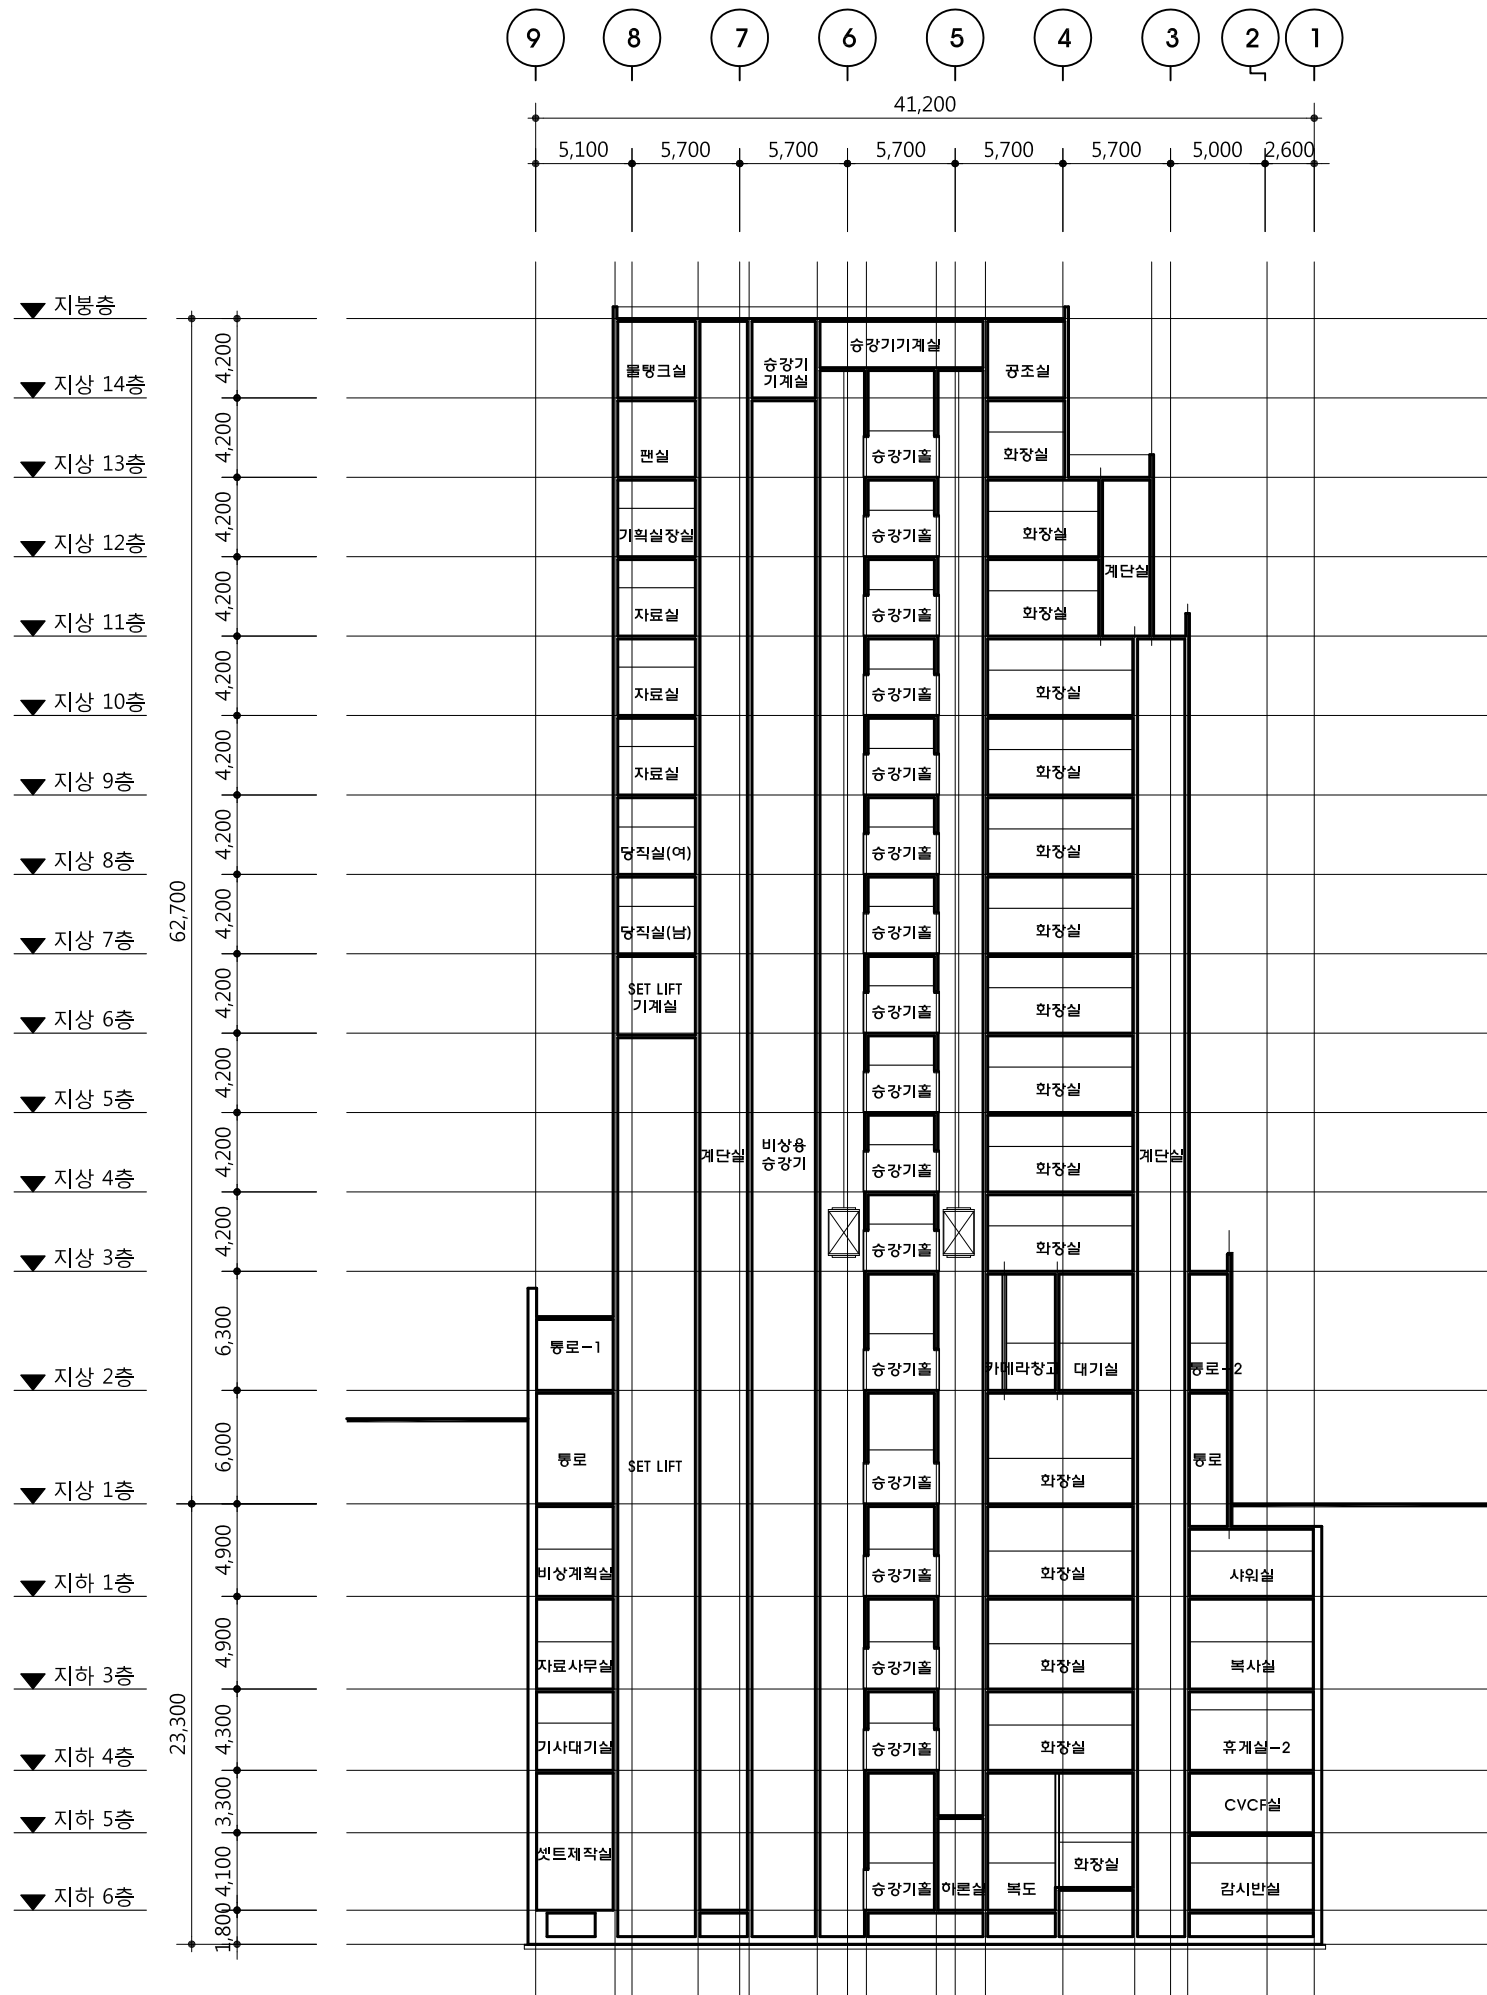

1 주 단 면 도
축척 : 1/400

NOTE

REVISIONS

5	
4	
3	
2	
1	

NO. DATE REVISION

도면명
TITLE OF DRAWING

주 단 면 도

제도
DRAWN BY

축척
SCALE

1 / 400

심사
CHECKED BY

일자
DATE

2019. 04.

승인
APPROVED BY

도면번호
SHEET NO.

A - 000